
 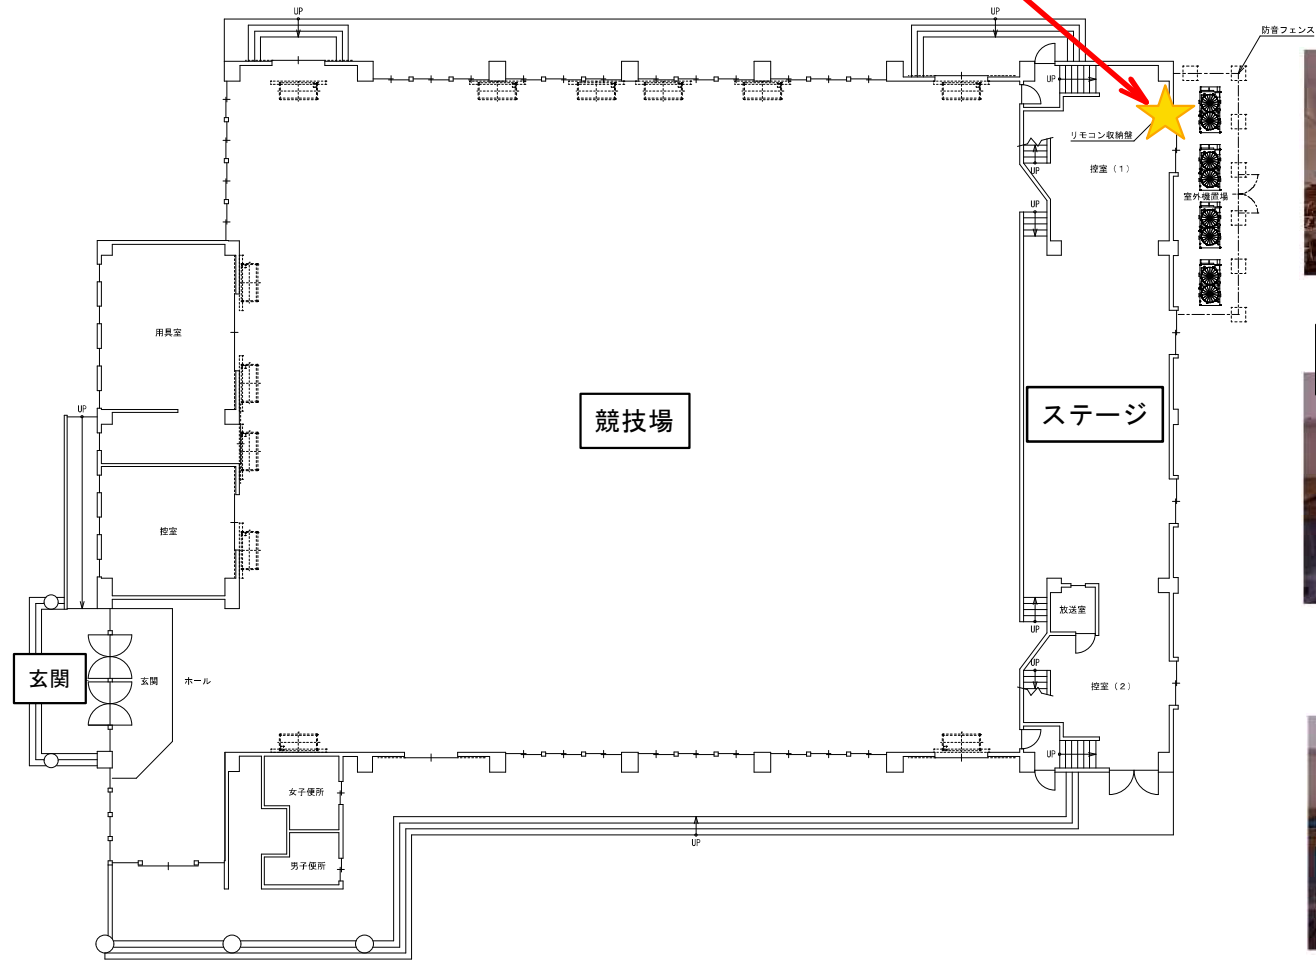


リモコン設置場所



1 階 平 面 図 S=1/150

				特記事項	工事名称 川上小学校体育館	縮尺	図番
					図面名称 空調設備 1階平面図	1/150	日付